



审	定		
电	气	电	通
建	结	给	排
水			

说明
 1: 本图版权为本公司所有。
 2: 不得大量复印, 尺寸均以说明的尺寸和定位轴为基准。
 3: 图纸上所有不明之处, 须经设计人员签字。
 4: 本图以电子版为准, 其他版本无效。

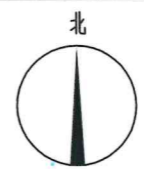

比例: 1:3500

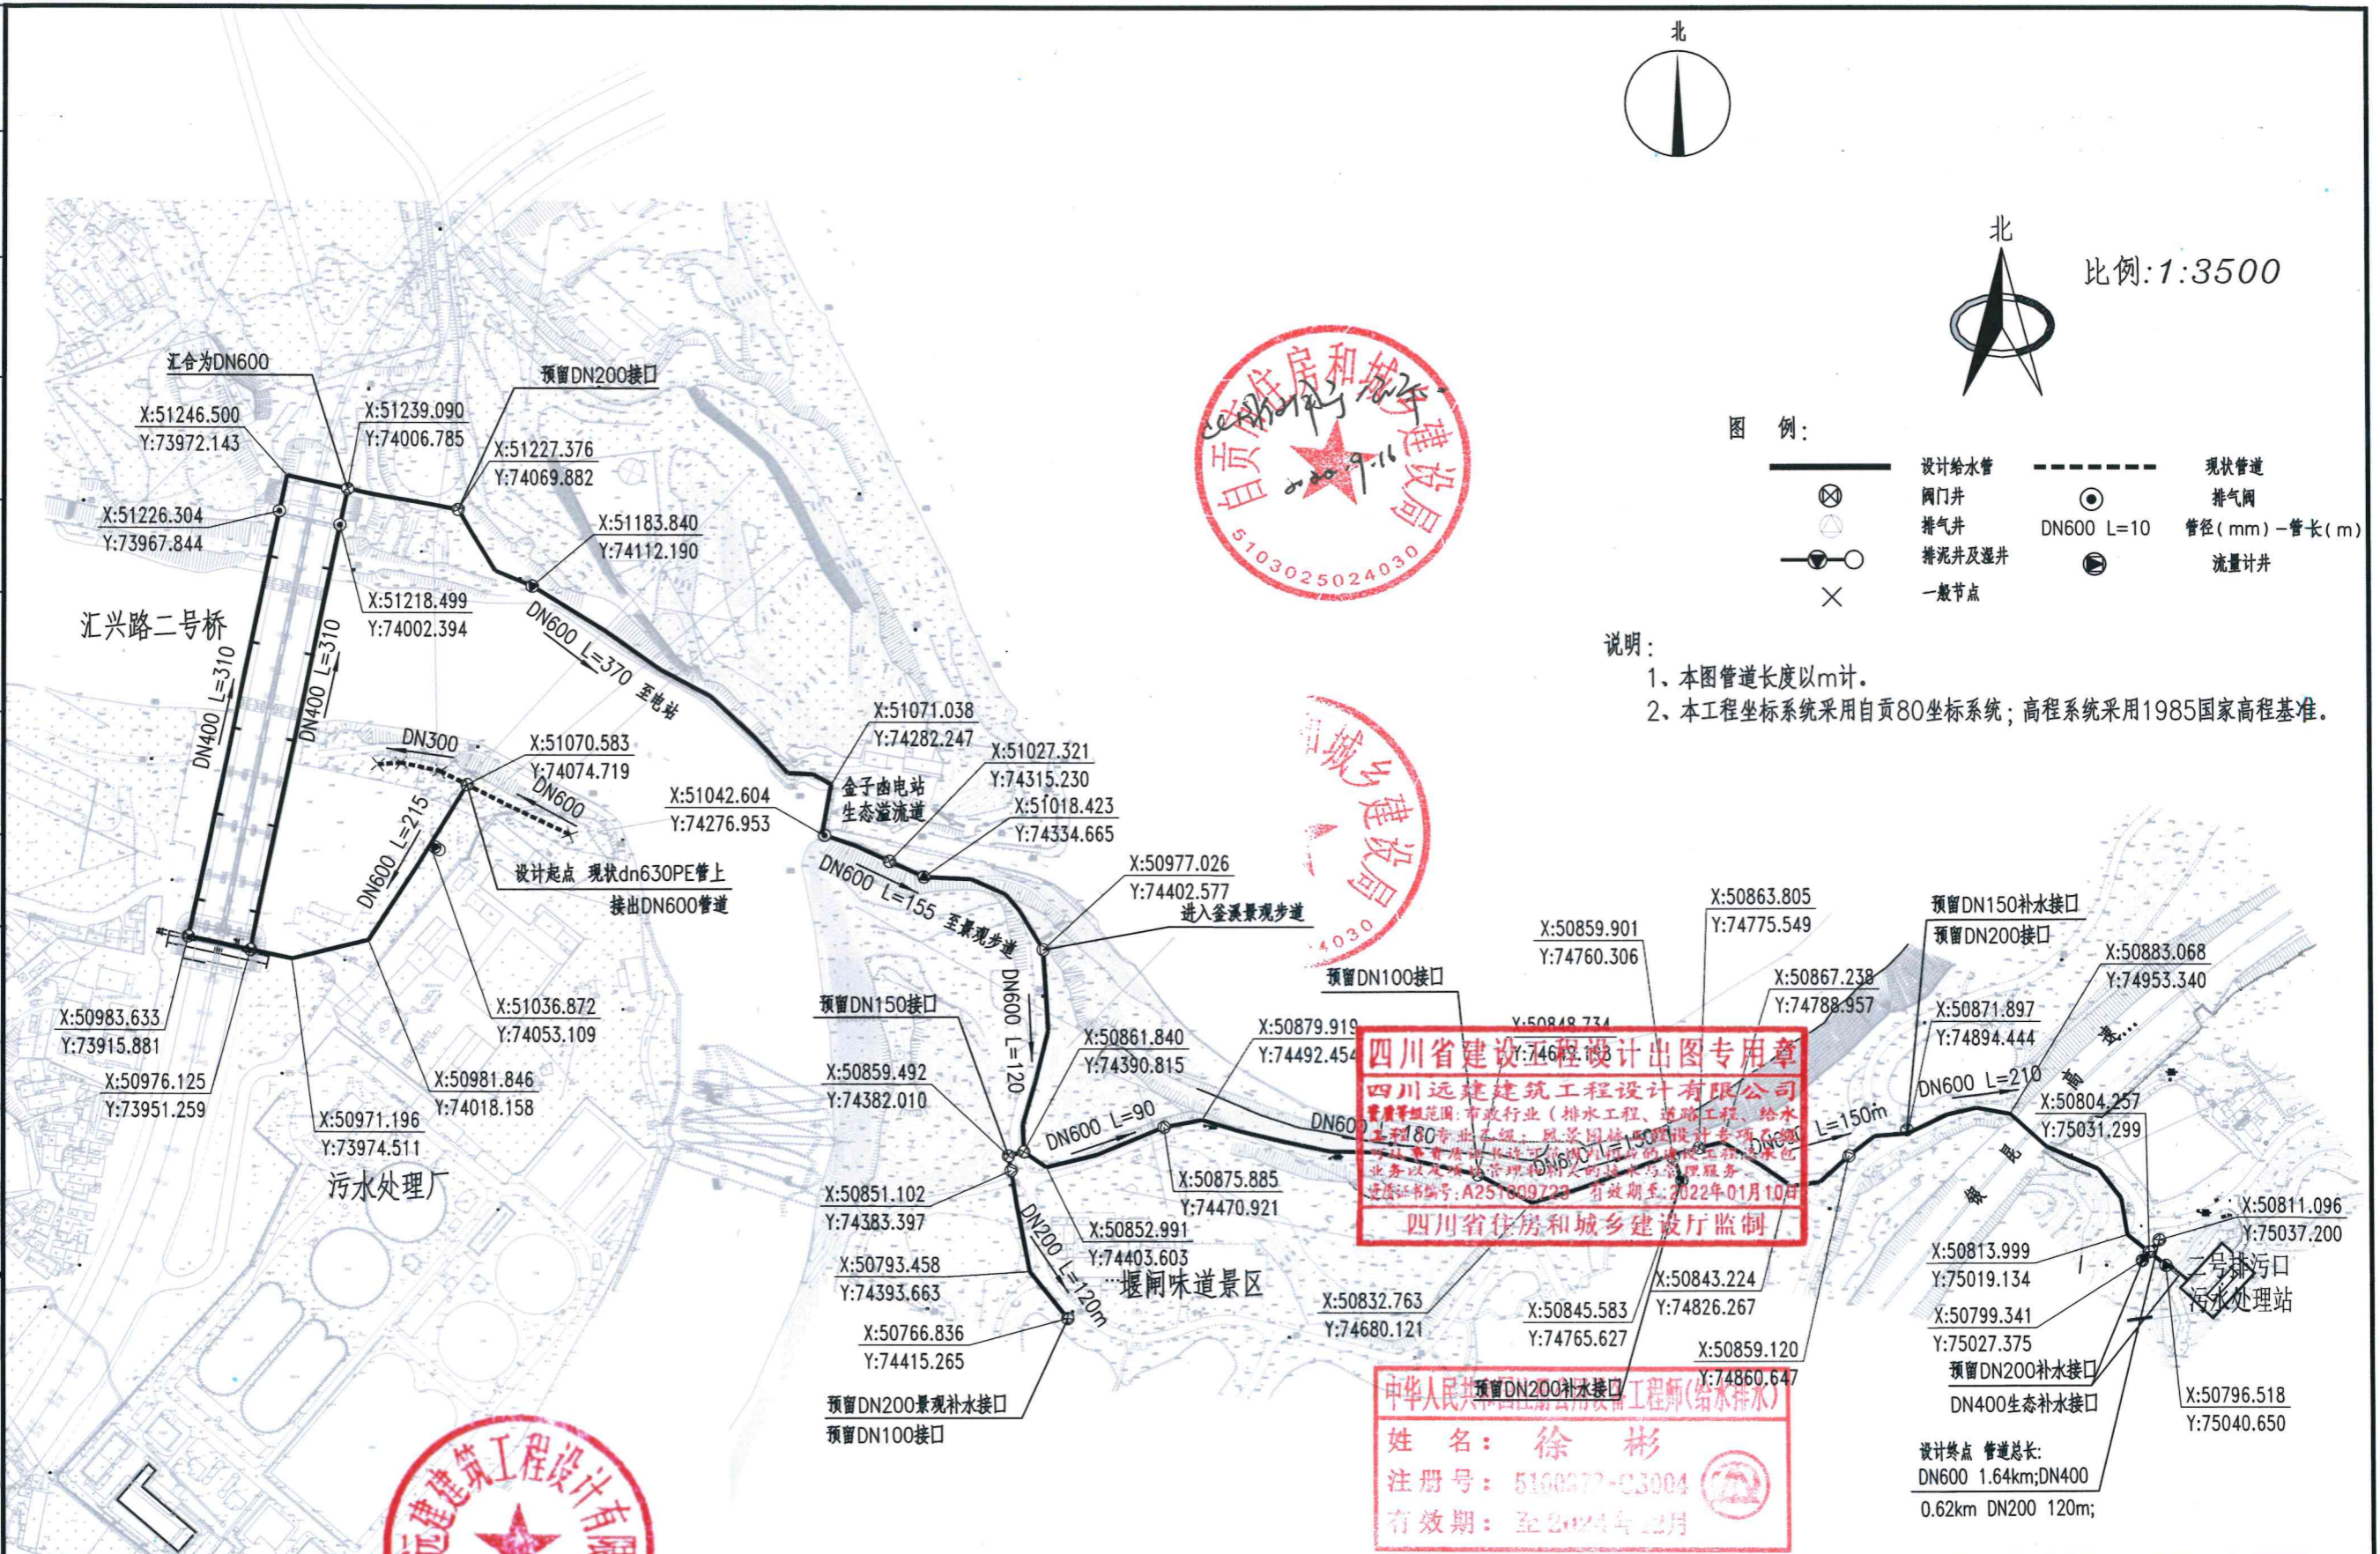

图例:

- 设计给水管
- 阀门井
- 排气井
- 排泥井及湿井
- 一般节点
- 现状管道
- ⊙ DN600 L=10
- ⊙ 排气阀
- ⊙ 管径 (mm) - 管长 (m)
- ⊙ 流量计井

说明:

- 1、本图管道长度以m计。
- 2、本工程坐标系统采用自贡80坐标系统; 高程系统采用1985国家高程基准。

四川省建设工程设计图专用章
 四川远建建筑工程设计有限公司
 资质等级: 市政行业 (排水工程、道路工程、给水工程) 乙级
 注册证书编号: A251009723 有效期至: 2022年01月10日
四川省住房和城乡建设厅监制

中华人民共和国注册公用设备工程师 (给排水)
 姓名: 徐彬
 注册号: 510827-03004
 有效期: 至2024年12月



四川远建建筑工程设计有限公司 Sichuan YUANJIAN Architecture & Engineering Design Co., LTD (助航越幟箭匾瓦谚谚咨司)	项目负责人 Project Manager	徐彬	徐彬	审定人 Approved By	刘敏	刘敏	工程编号 Project No.	YJGP-2022-002	工程名称 Project	自贡市污水处理厂再生水利用项目配套管网工程	图纸编号 Drawing No.	S-0-01	版本 Edition	A 版
	专业负责人 Special Manager	邹定宏	邹定宏	审核人 Examined By	邹定宏	邹定宏	图纸比例 Scale		子项名称 Subsection		本图须盖本公司出图专用章方有效			
设计 Designed by	徐彬	徐彬	校核人 Checked By	邹定宏	邹定宏	出图日期 Date	2022.09	图纸名称 Drawing Title	管道总平面布置图					